

CLASSIFICAZIONE DELL'EDIFICIO PER CIVILE ABITAZIONE

(giugno 2.0 D.M. 16 MAGGIO 1987)

TIPO DI EDIFICIO	c
ALTEZZA ANTINCENDIO	da oltre 32 m a 54 m
MASSIMA SUPERFICIE DEL COMPARTIMENTO (mq)	5000 mq
MASSIMA SUPERFICIE DI COMPETENZA DI OGNI SCALA PER PIANO	500 mq
TIPO DEI VANI SCALAE DI ALMENO UN VANO ASCENSORE	almeno 4 a prova di fumo interno
CARATTERISTICHE DEI DEI VANI SCALAE E ASCENSORI, FILTRI PORTILI, ELEMENTI DI SUDDIVISIONE TRA I COMPARTIMENTI	REI 90

CARATTERISTICHE DIMENSIONALI

(giugno 2.0, PUNTO 2.3, 2.4, 2.5 D.M. 16 MAGGIO 1987)

ALTEZZA ANTINCENDIO	37,82 ml
SUPERFICIE DI COMPETENZA DI OGNI SCALA PER PIANO	268 mq
TIPO DEI VANI SCALAE DI ALMENO UN VANO ASCENSORE FILTRO A PROVA DI FUMO	Vano delimitato da strutture con resistenza al fuoco non inferiore a REI 60', con cammino di ventilazione di sezione non inferiore a 0,1 mq (occluso al di sopra della copertura antivegetativa) (capp. camino 0,283 mq)
DISMPEGNO FILTRO A PROVA DI FUMO	Avverti a ciascun piano con nesso antipiegaglie
LARGHEZZA SCALAE VANO SCALA	1,02 ml
SUPERFICIE NETTA AEREAZIONE IN SOMMITA' VANO SCALA	> 1 mq
VANO CORSA AERATO	Superficie netta di aerazione permanente in sommita' non inferiore al 3% dell'area della sezione orizzontale del vano stesso e, comunque, non inferiore a 0,2 mq
LOCALE MACCHINE	Superficie netta di aerazione permanente non inferiore al 3% della superficie del pavimento con un minimo di 0,05 mq

COMUNICAZIONI (giugno 2.6 e 8.0 D.M. 16 MAGGIO 1987)

COMUNICAZIONE CON AREE A RISCHIO SPECIFICO	Non esistono comunicazioni dirette con aree a rischio specifico
FORTE DI COMUNICAZIONE TRA SCALAE, ASCENSORI E LOCALI CANTINANTI PERTINENTI LE ABITAZIONI > REI 60 (minimo di congegno di autochiusura)	REI 120 dotato di pushbar e dispositivo di autochiusura (PFF)
USCITE AL PIANO TERRENO	Apertura verso esterno

ILLUMINAZIONE DI SICUREZZA (giugno 8.1, D.M. 16 MAGGIO 1987)

ILLUMINAZIONE DI SICUREZZA	PRESENTE
TIPOLOGIA ILLUMINAZIONE	Alimentazione autonoma, solo emergenza, ad illuminazione non permanente
SEGNALAZIONE VIE DI ESODO	Presente
SEGNALLETICA	carrelli "estintore", "idrante", "uscita di emergenza", "percorso uscita emergenza"

MISURE E IMPIANTI DI PROTEZIONE ED ESTINZIONE DEGLI INCENDI

Estintori portatili del tipo approvato dal Ministero degli Interni (DM 20.12.1984, DM 07.07.1985)	Estintori portatili del tipo approvato, a CO2 da 5kg fissati a parete con sistema di ancoraggio a parete. Estintori portatili del tipo "estintore" "idrante" "uscita di emergenza" "percorso uscita di emergenza" + n. 1 in prossimita' locale conativi Enel
ATTACCO MANDATA AUTOPOMPA	Presente al piede del corpo scala in prossimita' accessi carrai
IDRANTI	Idranti a muro con attacco UNI 45 nel corpo scala
IDRANTI	Distanza massima area protetta dall'idrante a muro ml. 13,45 ml<20 ml



AZIENDA TERRITORIALE PER L'EDILIZIA RESIDENZIALE DI POTENZA
Via Marziale, 33 - 85100 - POTENZA - tel. 0974/413111 - fax. 0974/40493 - www.aterpotenza.it
U.R.P. - Numero Verde - 800291622 - fax 0974 413227

**Regione Basilicata
COMUNE DI POTENZA**
Localita': Serpentone, via Tirreno 24 - 26

ADEGUAMENTO ALLE NORME ANTINCENDIO DI UN COMPLESSO PER CIVILE ABITAZIONE

FonDI Decreto Legge 28.03.2014, n. 47 convertito con modificazioni dalla L. 23.05.2014, n. 80, art. 4, comma 1 - D.M. 16.03.2015 Programma di recupero e riqualificazione degli immobili di e.r.p. - Interventi di cui all'art. 2, comma 1, lett. B) del D.M. 16.03.2015

Responsabile del procedimento:
Ing. Carla De Fino

Progettista Antincendio
Ing. Carla De Fino

Collaboratore
Geom. Leonardo Montanaro

UNITA' DI DIREZIONE : INTERVENTI COSTRUTTIVI - MANUTENZIONE - RECUPERO

laborato:

Intervento di:

05

ADEGUAMENTO ANTINCENDI

ANTINCENDIO

PIANTA COPERTURA

Via Tirreno, 26


data: giugno 2017

rapporto di scala:

1/50 1/200

LEGENDA


Descrizione	Simbolo grafico
Accessibilità autoscalata V.V.F.	
Vie di uscita: Percorso di esodo verso l'alto	
Vie di uscita: Percorso di esodo orizzontale	
Vie di uscita: Percorso di esodo verso il basso	
USCITA DI SICUREZZA	
Porta a tenuta di fumo REI 60	
Porta con maniglione antipanco o pushbar, dotata di dispositivo di autochiusura	
Estintore portatile a polvere	
Segnalatore: ESTINTORE PORTATILE	
IDRANTE UNI 45 A PARETE	
ATTACCO PER AUTOPOMPA	
Segnalifica uscita di emergenza	
Segnalifica uscita di emergenza con percorso orizzontale	
Segnalifica uscita di emergenza	
Segnalifica dirazionale uscita di emergenza	
LUCE DI SICUREZZA ILLUMINAZIONE DI EMERGENZA	

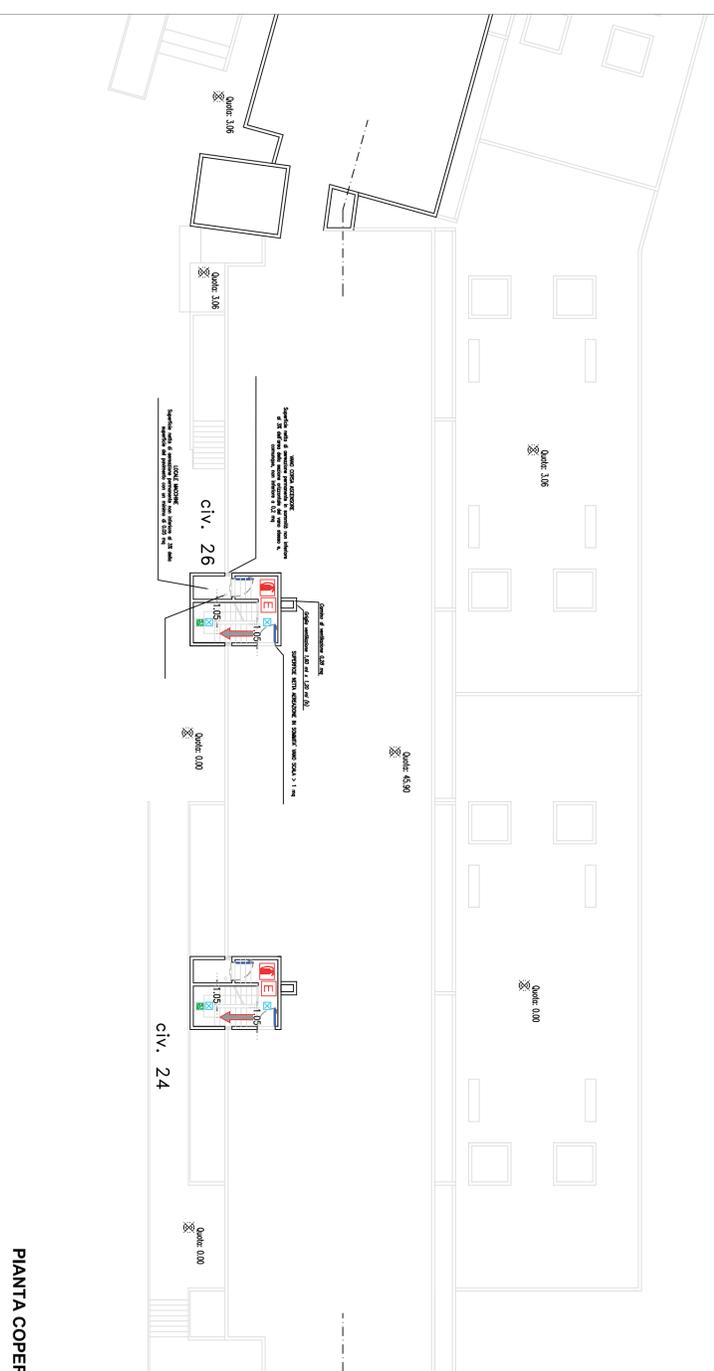

PIANTA COPERTURA 1:200

VANO CORSA ASCENSORE

Superficie netta di aerazione permanente in sommita' non inferiore al 3% dell'area della sezione orizzontale del vano stesso e, comunque, non inferiore a 0,2 mq

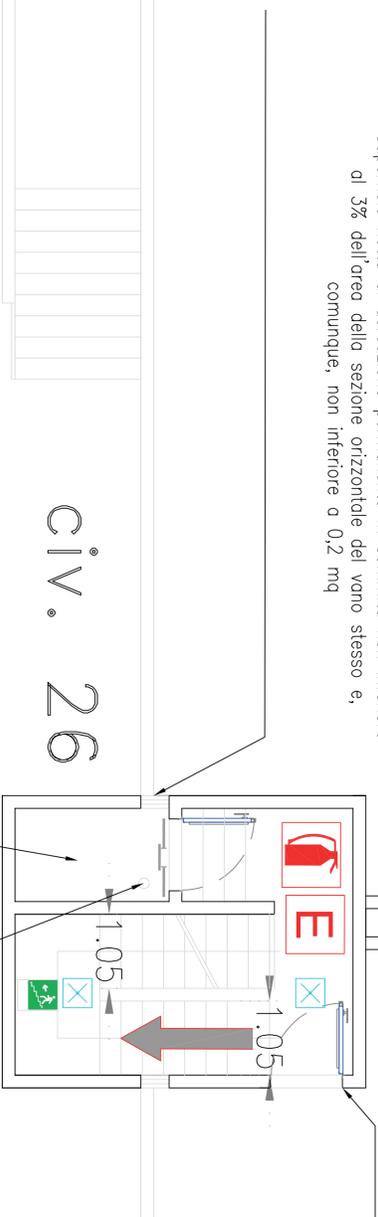

Camino di ventilazione 0,28 mq

Griglia ventilazione 1,60 ml x 1,20 ml (h)

SUPERFICIE NETTA AERAZIONE IN SOMMITA' VANO SCALA > 1 mq

LOCALE MACCHINE

Superficie netta di aerazione permanente non inferiore al 3% della superficie del pavimento con un minimo di 0,05 mq

civ. 26

Quota: 0.00

PIANTA COPERTURA 1:50